


DALSZA CZĘŚĆ BUDYNKU NIE OBJĘTA OPRACOWANIEM

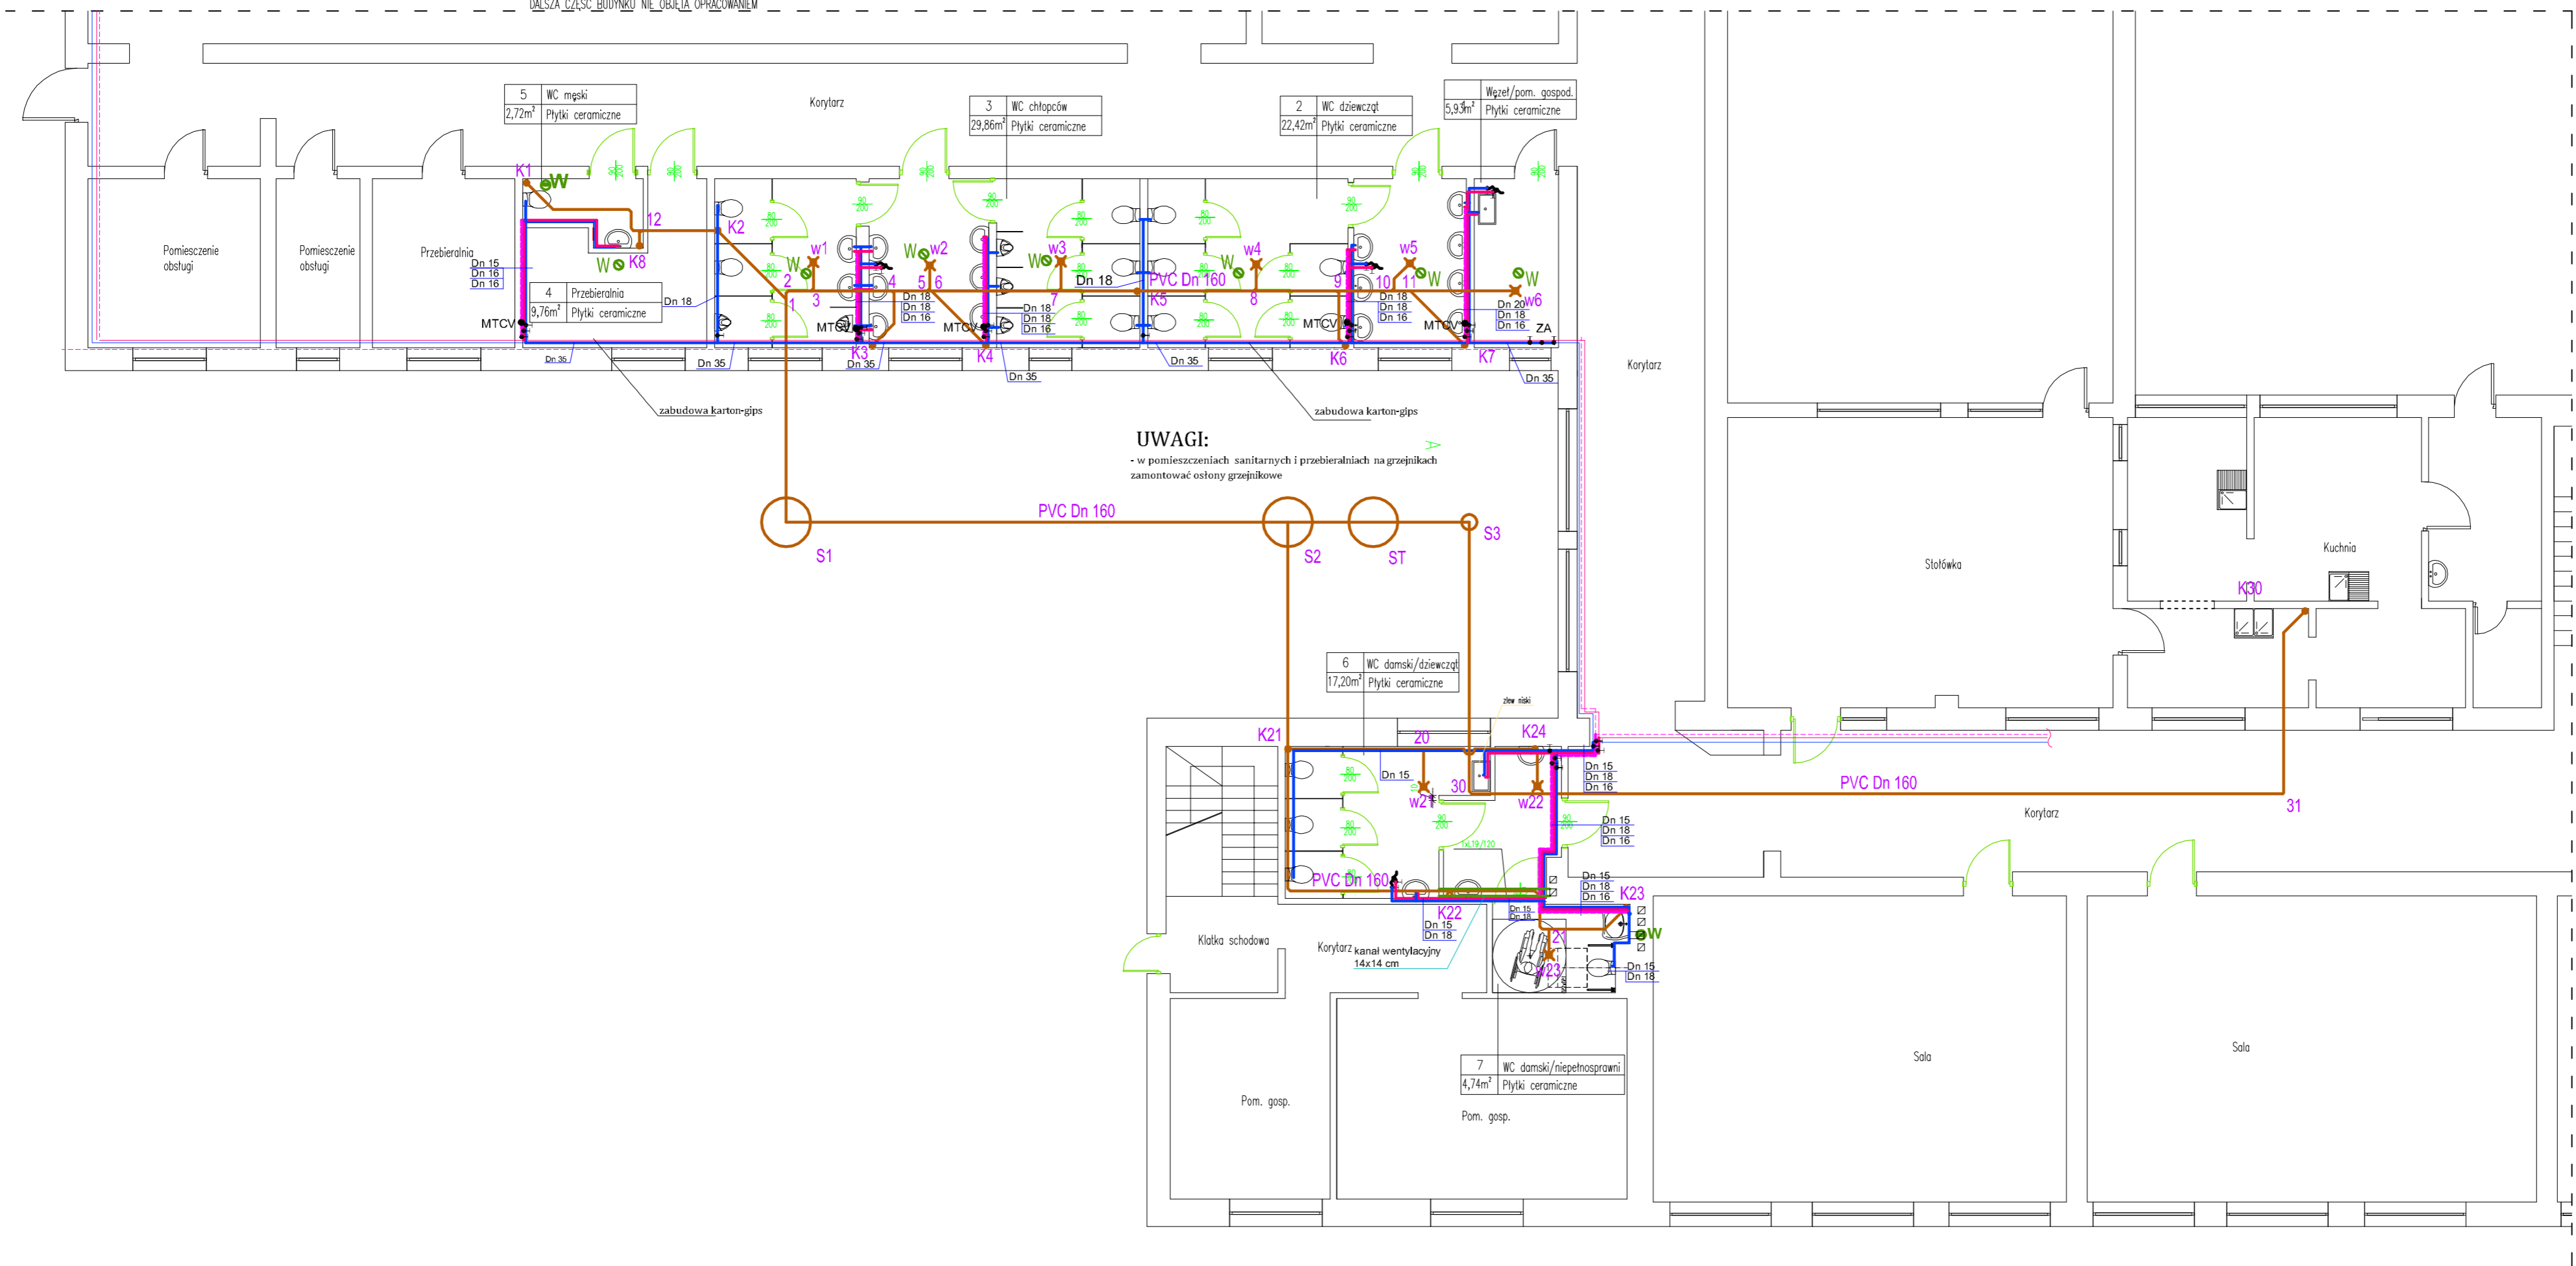

UWAGI:
 - w pomieszczeniach sanitarnych i przebieralniach na grzejnikach zamontować osłony grzejnikowe

LEGENDA:

- projektowana kanalizacja sanitarna
- K1 - projektowane piony ks
- projektowana instalacja wodociągowa zwu
- projektowana instalacja wodociągowa cwu
- projektowana instalacja wodociągowa cwu cyrkulacja
- - projektowane zawory odcinające
- ZA - projektowany zawór antyskażeniowy
- MTCV - projektowane zawory termostatyczne na cyrkulacji cwu
- Dn 18 - - zwu/cwu/cyrk
- Dn 16
- W ⊕ - wentylator mechaniczny
- W ⊙ - kratka wentylacji grawitacyjnej
- istniejąca instalacja wodociągowa zwu
- istniejąca instalacja wodociągowa cwu
- istniejąca instalacja wodociągowa cwu cyrkulacja

DYREKCJA INWESTYCJI W KUTNIE Sp. z o.o. 99-300 Kutno, ul. Wojska Polskiego 10a tel./fax: (24) 355 23 55 email: dtkutno@wp.pl			
NAZWA ZADANIA: Przebudowa łazienek oraz instalacji sanitarnych i elektrycznych w budynku Zespołu Szkół Ogólnokształcących w Pacynie ul. Kopycińskiego 5			
INWESTOR: Gmina Pacyna 09-541 Pacyna, ul. Wyzwolenia 7		DATA: sierpień 2017r	
NAZWA RYSUNKU: RZUT PRZYZIEMIENIA - instalacja wodociągowa, kanalizacyjna, wentylacji			SKALA: 1 : 100
OPRACOWAŁ: Zbigniew Cebula	UPRAWNIENIA: branża sanitarna 32/00/WŁ	PODPIS:	NR RYSUNKU: 7