

MAPA DO CEŁÓW PROJEKTOWYCH		GK.6640.705.2017
Oznaczenie kancelaryjne zgłoszenia pracy geodezyjnej:		Pacyna
Miejscowość:		
Jedn. ewidencyjna:	Identyfikator:	140403_2
	Nazwa:	Pacyna
Obręb ewidencyjny:	Identyfikator:	0008
	Nazwa:	Pacyna
Skala mapy:		1: 500
Nazwa układu współrzędnych	Prostokątnych płaskich	
	Wysokości	"2000"
Oznaczenie granic obszaru, który był przedmiotem aktualizacji		"Kronstadt 60"
Oznaczenie i informacje o służebnościach gruntowych mających wpływ na zagospodarowanie gruntów, zlokalizowanych w granicach projektowanej inwestycji.		— — — — —
Oznaczenie i symbol konturu użytku gruntowego, który nie jest ujawniony w bazie danych ewidencji gruntów i budynków.		Nie badano działu III KW
Data wykonania mapy:		27.07.2017r.
Artkuś mapy zasadniczej: 7.175.10.11.1.1		
Wykonawca:		

GEODETA UPRAWNIONY

imię Krzysztof Szmyt

Upr. m. 145762

GEOBIS

Agata Szmyt


09-500 Gostynin, ul. Czapskiego 4/4C

tel./fax 24 235 36 53, kom. 606 442 143

e. uszyt@geobis.pl

NIP 971-972-13-61, REGON 365991073

ORIENTACJA 1: 50000

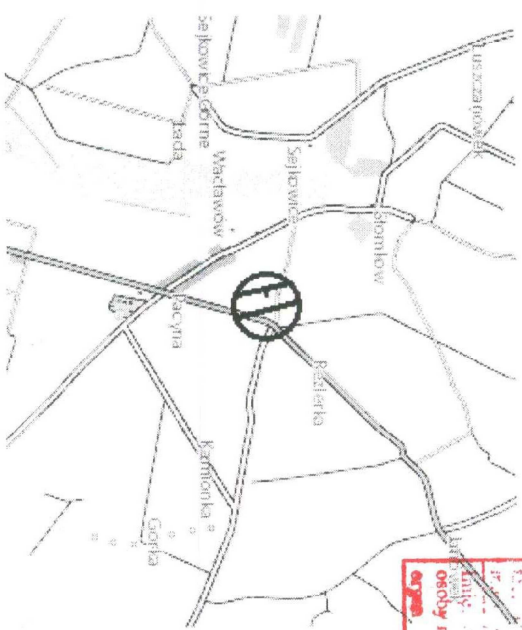[illegible]

PAŃSTWOWY POWIATOWY
Inspektor Sanitarny
ul. Bierzwińska 7, 26-222-004
w Ostrowie
09-500 Gostynin


Zadecznik p. o. opinii san. i natem.

Nr PE.15.125.152.16.14.18.21.10.1.

Z dnia 2015-08-04/152

Państwowy Powiatowy Inspektor Sanitarny
w Ostrowie

mgr *Magdalena Kozłowska*
specjalista higieny i epidemiologii

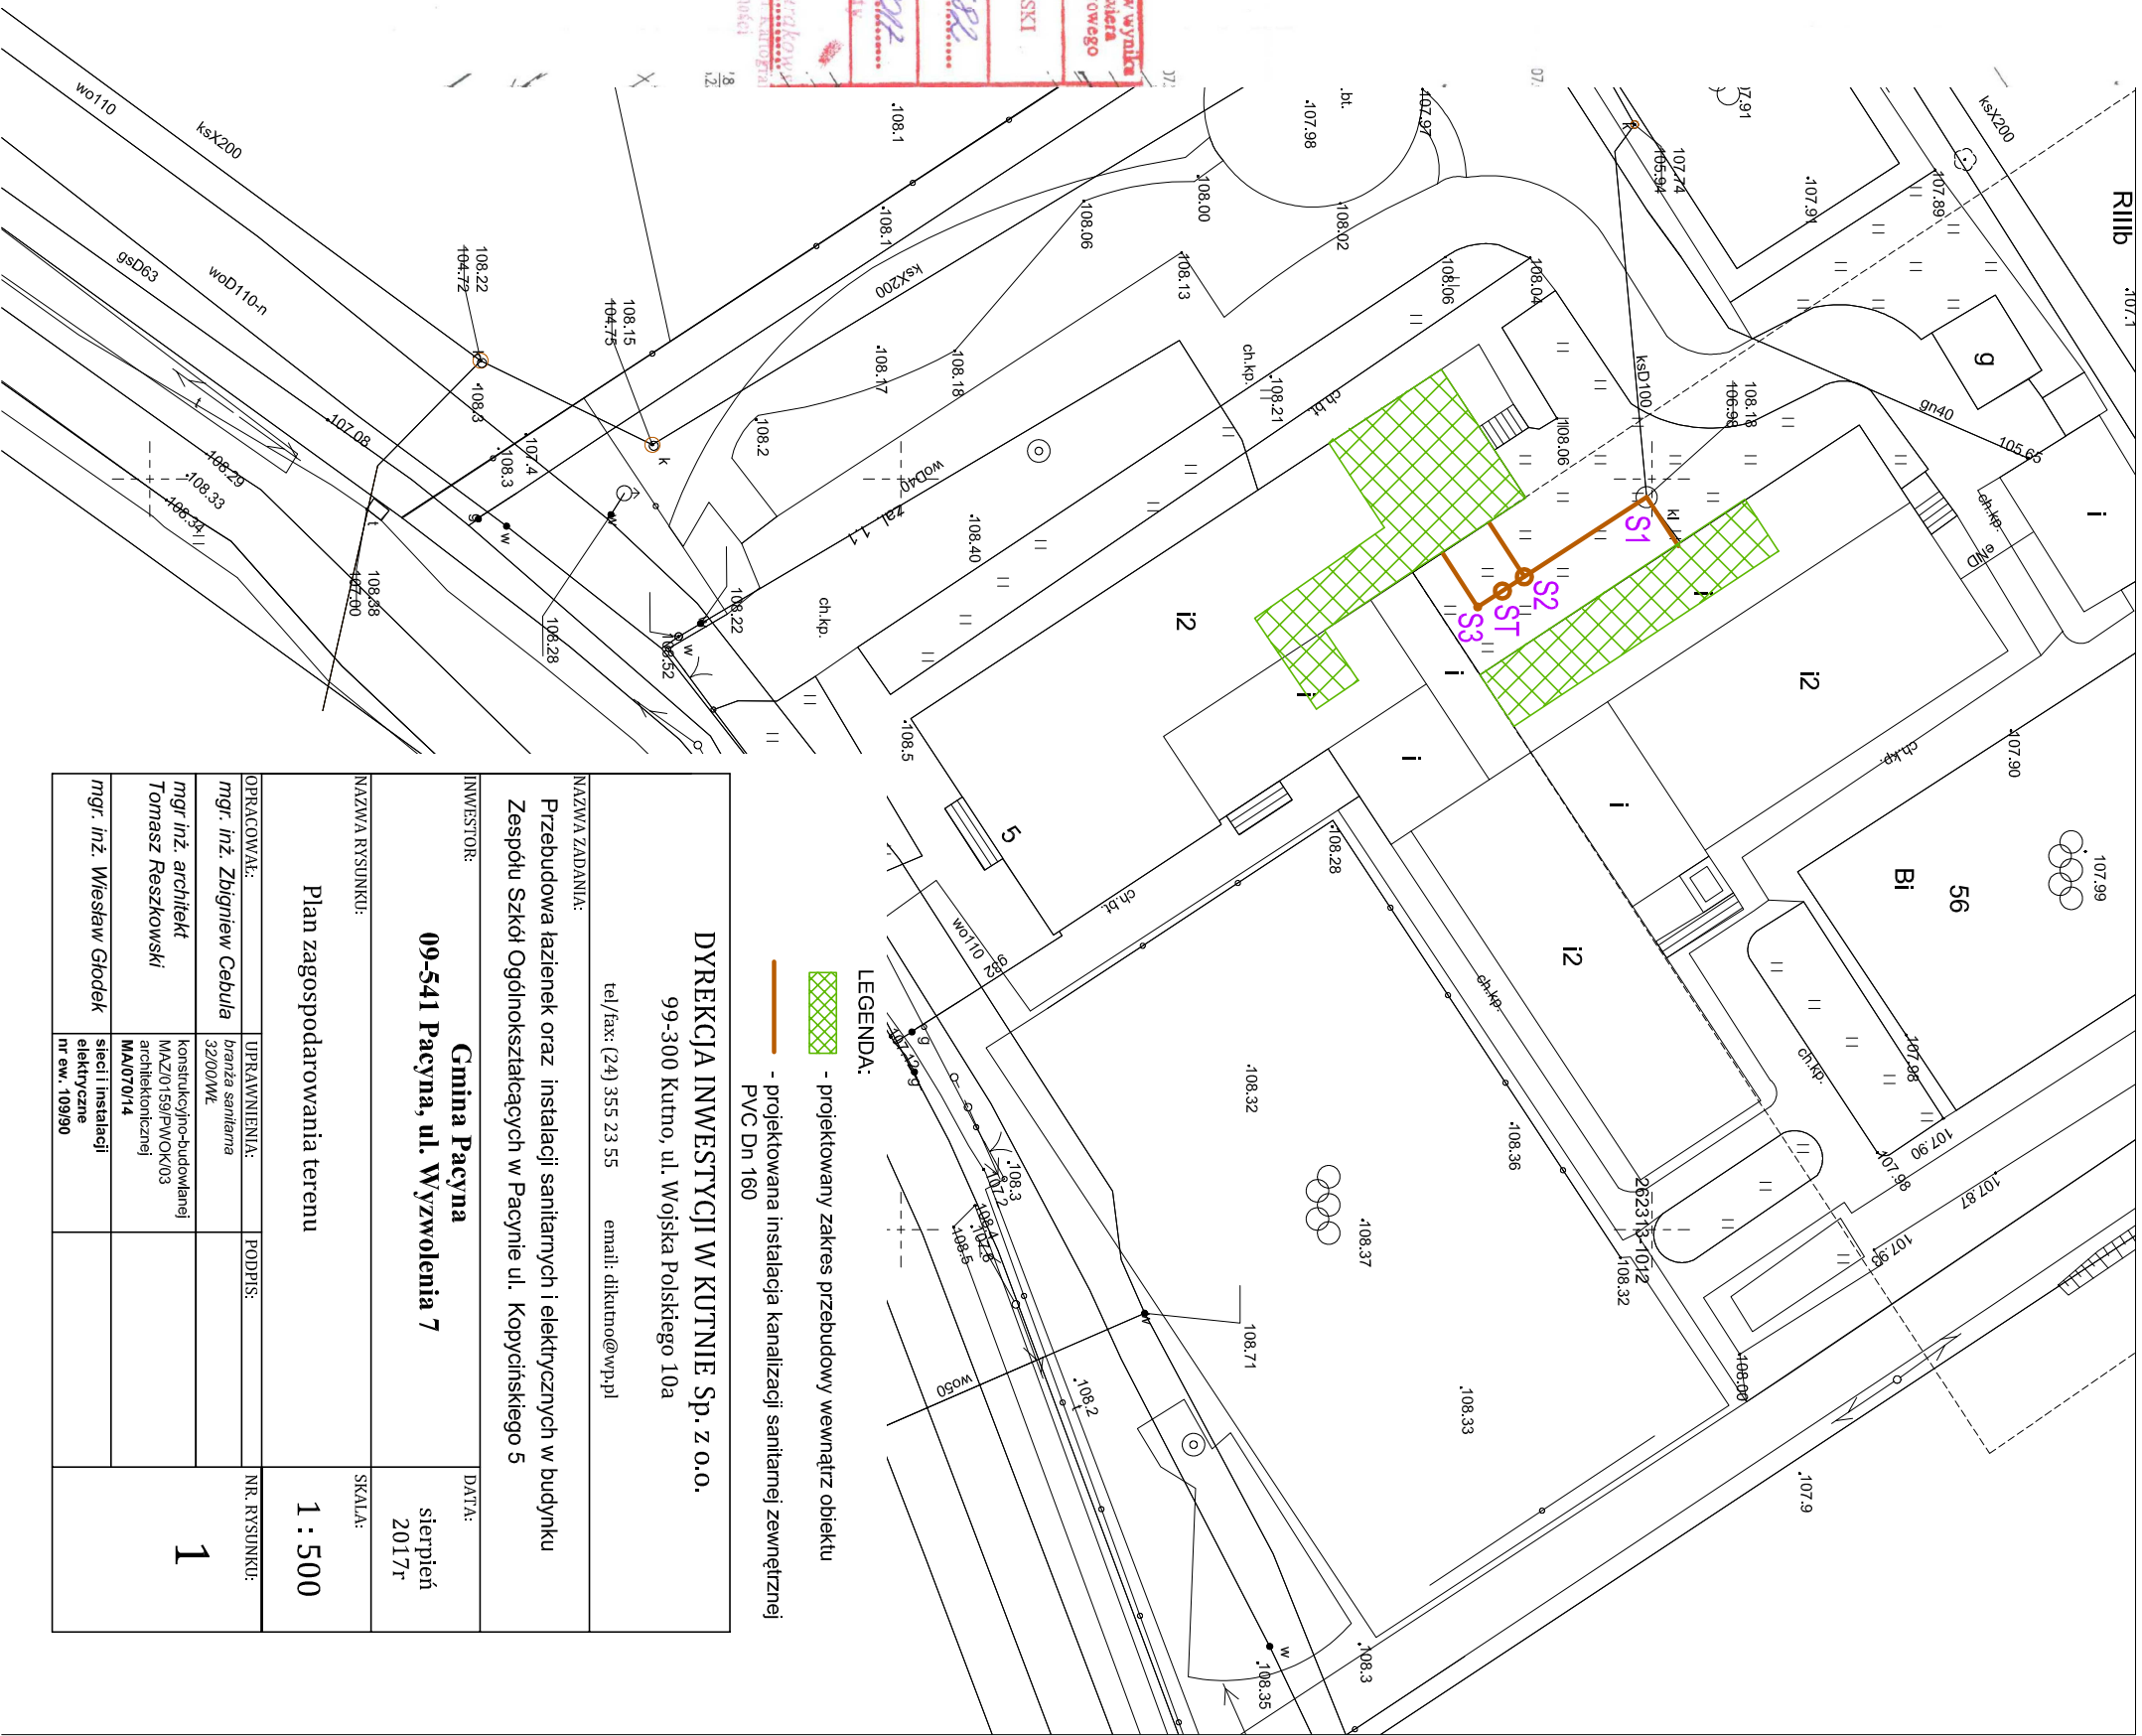

DYREKCJA INWESTYCJI W KUTNIE Sp. z o.o. 99-300 Kutno, ul. Wojska Polskiego 10a tel./fax: (24) 355 23 55 email: d.kutno@wp.pl			
NAZWA ZADANIA: Przebudowa łazienek oraz instalacji sanitarnych i elektrycznych w budynku Zespołu Szkół Ogólnokształcących w Pacynie ul. Kopycińskiego 5		DATA: sierpień 2017r	
INWESTOR: Gmina Pacyna 09-541 Pacyna, ul. Wyzwolenia 7		SKALA: 1 : 500	
NAZWA RYSUNKU: Plan zagospodarowania terenu			
OPRACOWAŁ:	UPRAWNIENIA:	PODPIS:	NR. RYSUNKU: 1
<i>mgr. inż. Zbigniew Cebula</i>	<i>branża sanitarna</i> 32/000WŁ		
<i>mgr inż. architekt</i>	konstrukcyjno-budowlanej		
<i>Tomasz Reszkowski</i>	MA/20/159/PWOK03 architektonicznej		
<i>mgr. inż. Wiesław Głodek</i>	MA/070/14 stacji instalacji elektryczne		
	inr ew. 109/90		