

Rj..D' - linie rozgraniczające teren inwestycji

+ B. + A
mgr Barbara Piosik
uprawn. urban. nr 851/89
wpis do Okr. Izby Urb. nr WA-156
uprawn. budowl. nr 193/Wa/75


PROJEKT ZAGOSPODAROWANIA TERENU
1:1000

BUDOWA KANALIZACJI SANITARNEJ Z OCZYSZCZALNIĄ ŚCIEKÓW
w miejscowości Pacyna
gm. Pacyna

GMINA PACYNA
09-541 Pacyna, ul. Wyzwolenia
tel./fax 024 285 80 54, 285 80 64
www.bip.pacyna.mazowsze.pl
e-mail: gmina@pacyna.mazowsze.pl
NIP 9710664197 REGON 611015810

WÓJTA GMINY
Krzysztof Woźniak

INWESTOR: Gmina Pacyna		Data: 16.08		Skala: 1:1000		Nr rys.	
ADRES: PACYNA		Projektant:					
ul. Wyzwolenia							
Tytuł rys.: PROJEKT ZAGOSPODAROWANIA		Działka: SANITARNA					

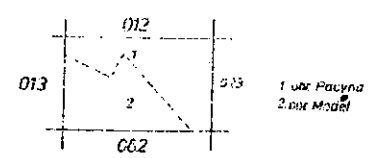

Teren w granicach III. etapu wyznaczył arch. S. G. TECHNISPLAN w Warszawie w 1986.


Całkowity koszt inwestycji w przedmiocie: 10 000 000 zł
Kosztorys inwestycyjny w przedmiocie: 10 000 000 zł
Kosztorys rzeczowy w przedmiocie: 10 000 000 zł
Kosztorys finansowy w przedmiocie: 10 000 000 zł
Kosztorys ekonomiczny w przedmiocie: 10 000 000 zł
Kosztorys społeczny w przedmiocie: 10 000 000 zł
Kosztorys ekologiczny w przedmiocie: 10 000 000 zł
Kosztorys kulturowy w przedmiocie: 10 000 000 zł
Kosztorys historyczny w przedmiocie: 10 000 000 zł
Kosztorys artystyczny w przedmiocie: 10 000 000 zł
Kosztorys naukowy w przedmiocie: 10 000 000 zł
Kosztorys techniczny w przedmiocie: 10 000 000 zł
Kosztorys społeczny w przedmiocie: 10 000 000 zł
Kosztorys ekonomiczny w przedmiocie: 10 000 000 zł
Kosztorys ekologiczny w przedmiocie: 10 000 000 zł
Kosztorys kulturowy w przedmiocie: 10 000 000 zł
Kosztorys historyczny w przedmiocie: 10 000 000 zł
Kosztorys artystyczny w przedmiocie: 10 000 000 zł
Kosztorys naukowy w przedmiocie: 10 000 000 zł
Kosztorys techniczny w przedmiocie: 10 000 000 zł

3041
262.331.014
1:1000

MAPA ZASADNICZA
Zakładana w 1957 przez
OKRĘGOWE PRZEDSIĘWZIENIOWO GEODEZYJNO-KARTOGRAFICZNE W ŁODZI

Naczelny Zakład Projektowania i Budownictwa
31.06.01

R1, D1
Inżynieria Sanitarna i Inżynieria Wodociągowa

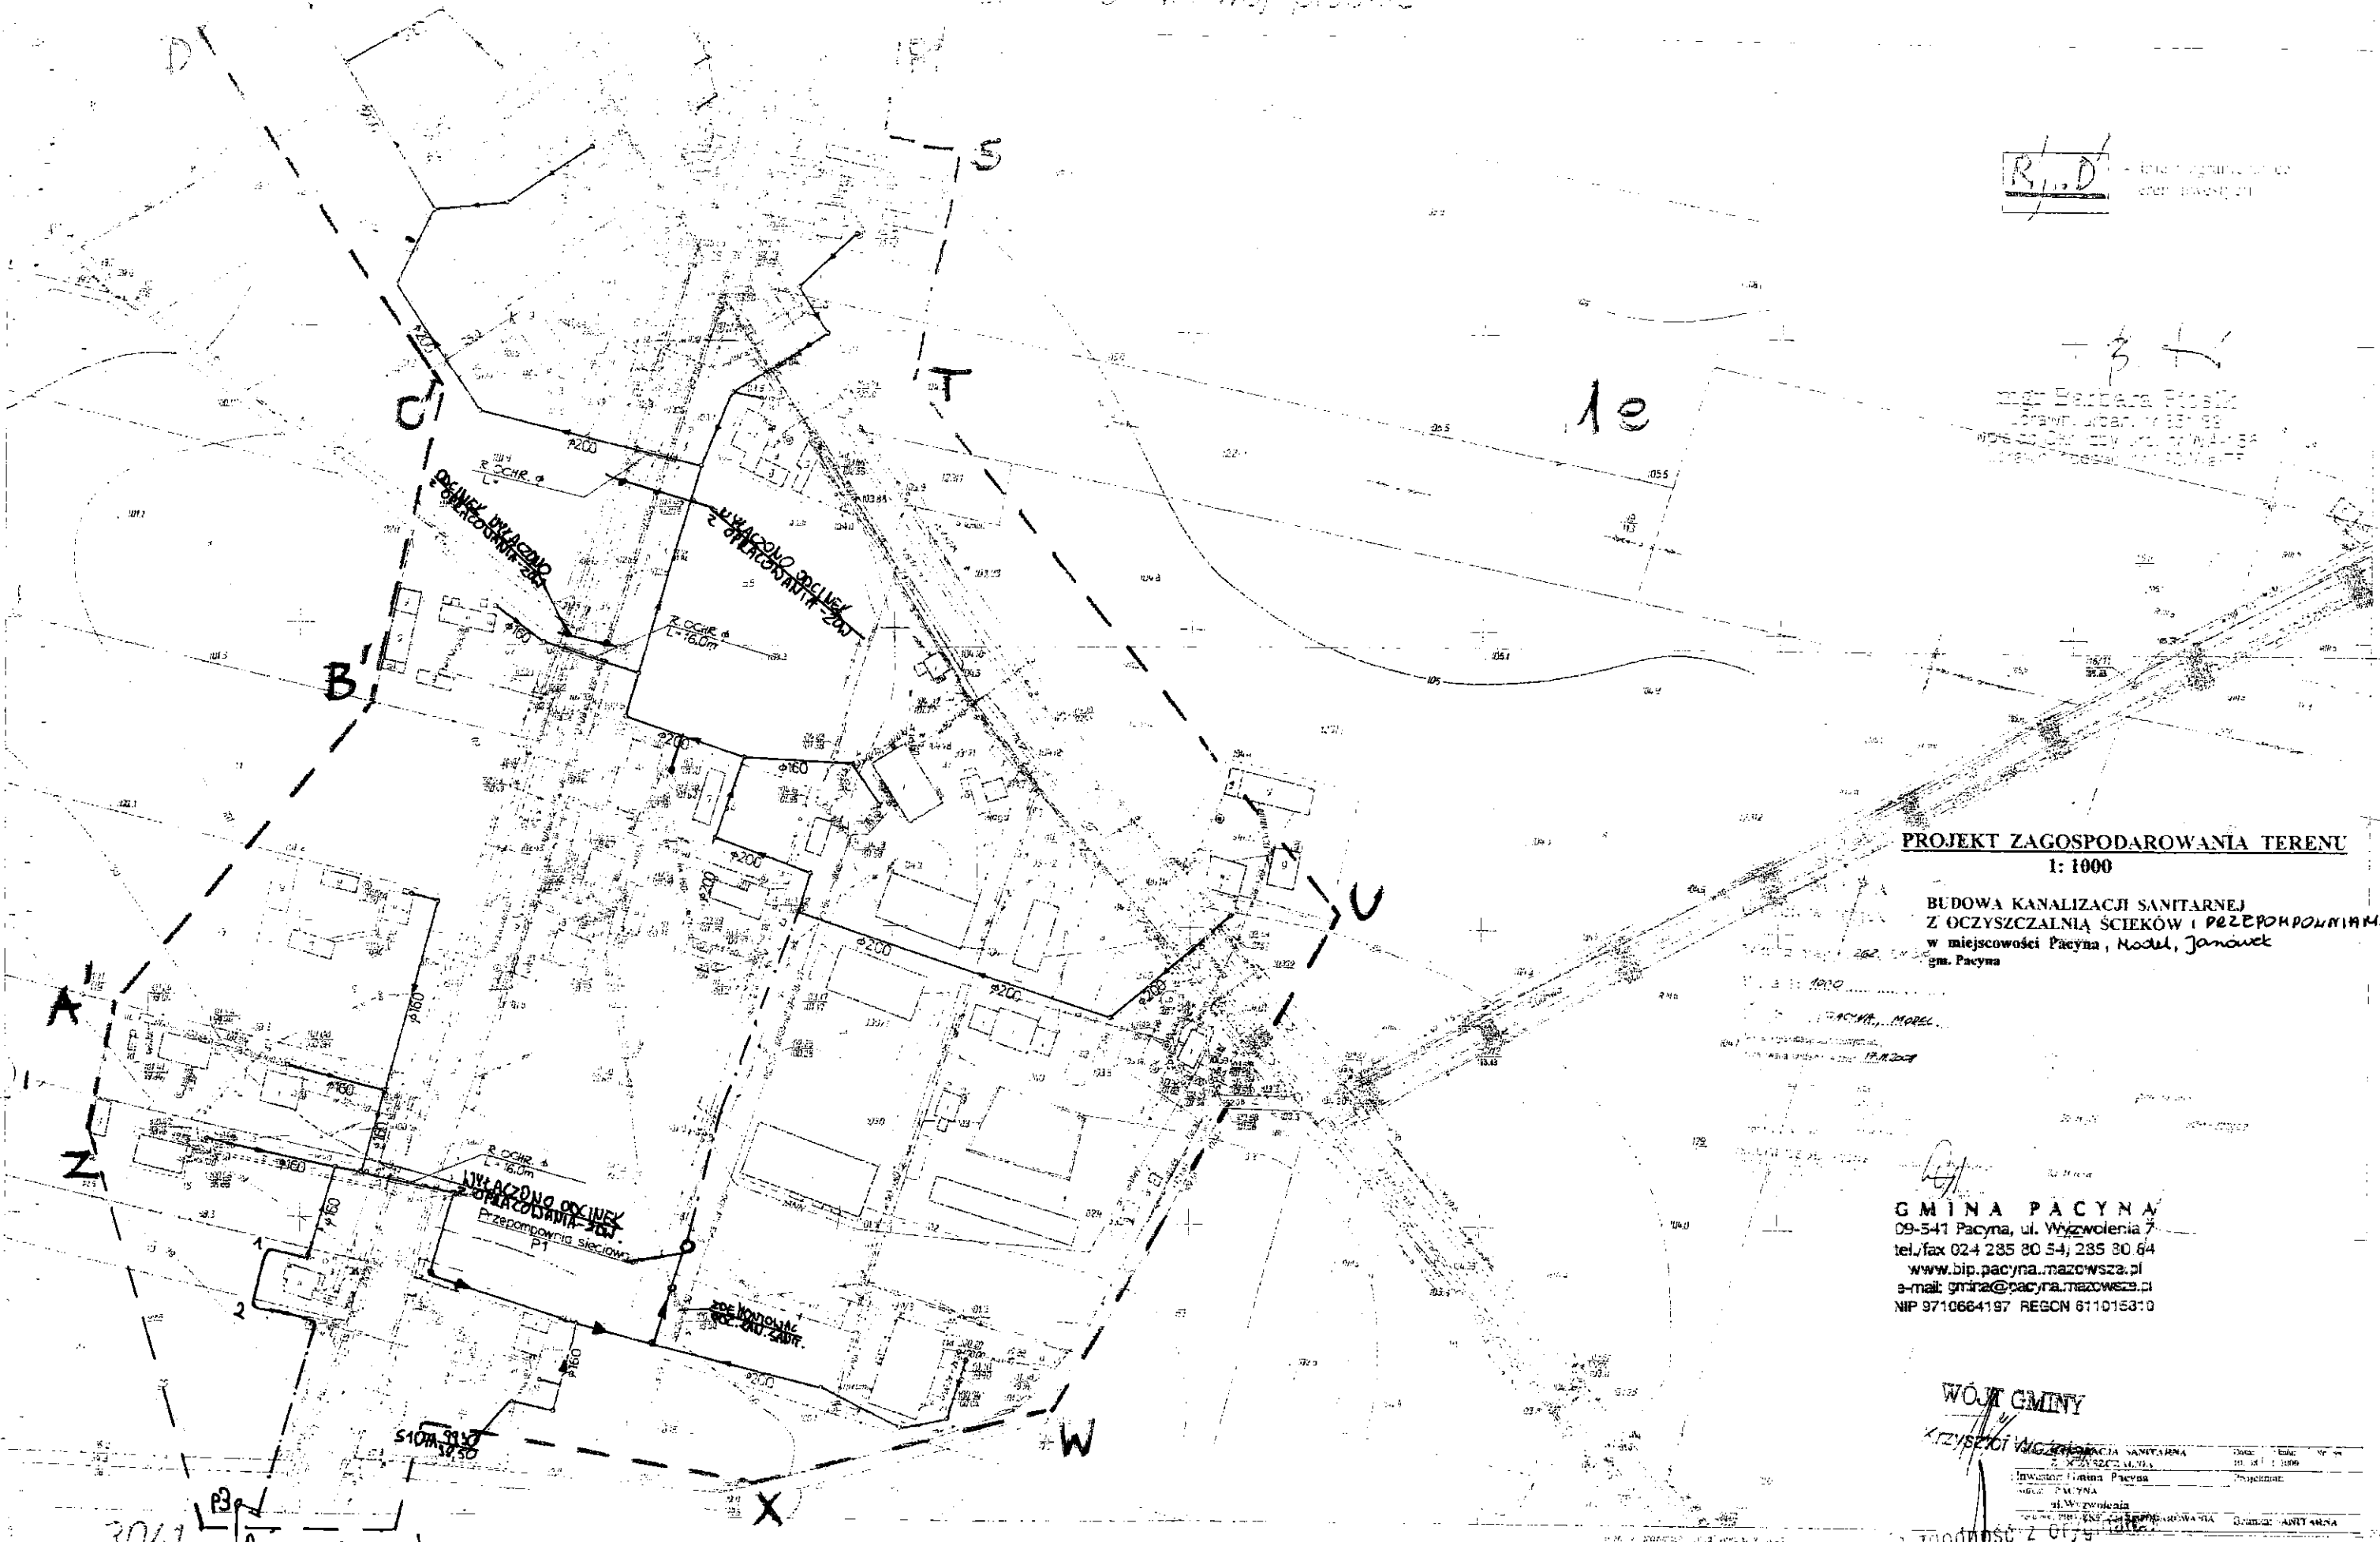

1e

mgr Barbara Piskun
Dokład. Urban. i Arch. 88
ul. Słowackiego 10, 97-100 Pacyna
tel. 262 331 014

PROJEKT ZAGOSPODAROWANIA TERENU
1: 1000

**BUDOWA KANALIZACJI SANITARNEJ
Z OCZYSZCZALNIĄ ŚCIEKÓW I PRZEPOMPOWNIAMI
w miejscowości Pacyna, Model, Janówek
gm. Pacyna**

GMINA PACYNA
09-541 Pacyna, ul. Wyzwolenia 7
tel./fax 024 285 80 54, 285 80 64
www.bip.pacyna.mazowsze.pl
e-mail: gmina@pacyna.mazowsze.pl
NIP 9710664197 REGON 611015310

WOJEWÓDZKI
KRYZYSOWY WYKONAWCZY

Województwo łódzkie	Urząd Miejski w Pacynie	Wydział Inżynierii Sanitarnej i Wodociągowej	Pracownik
Projektant	Barbara Piskun	Pracownik	
Wzrost	170	Pracownik	
Wykształcenie	Inżynieria Sanitarna i Wodociągowa	Pracownik	
Stwierdzono zgodność z 01/14			

3041
262.331.014
1:500

MAPA ZASADNICZA

WZROSTOWE PRZEKROJE WŁÓKNIENIA
WŁÓKNIENIA WŁÓKNIENIA

zgodność z 01/14

Pracownik

Sm PACYNA woj. mazowieckie

R...C - linie wyznaczające teren inwestycji



3 1

1d

PROJEKT ZAGOSPODAROWANIA TERENU
1:1000

**BUDOWA KANALIZACJI SANITARNEJ
Z OCZYSZCZALNIĄ ŚCIEKÓW I POZEPOMPOWNI
w miejscowości Pacyna, Moduł, Janówek
gm. Pacyna**

GMINA PACYNA
09-541 Pacyna, ul. Wyzwolenia 7
tel./fax 024 285 80 54, 285 80 64
www.bip.pacyna.mazowsza.pl
e-mail: gmina@pacyna.mazowsza.pl
NIP 9710664197 REGON 611015310

WÓJT GMINY
Krzysztof Wóźniak

Za zgodność z oryginałem

Obiekt: KANALIZACJA SANITARNA Z OCZYSZCZALNIĄ	Plan: 10.08	Skala: 1:1000	Nr rys.: 1
Investor: Gmina Pacyna	Projektant:		
Miejscowość: PACYNA	ul. Wyzwolenia		
Tytuł projektu: PROJEKT ZAGOSPODAROWANIA		Tytuł rysunku: SANITARNA	

MAPA ZASADNICZA


Wykonana w 1987 przez
KRAJOWY GEODEZYJNY BIURO ŚLĄSKIE
ul. Wyzwolenia 10 41-200

3041
262 331 012
1:1000

1:1000

1:1000

Wykonano w 1987 przez
KRAJOWY GEODEZYJNY BIURO ŚLĄSKIE
ul. Wyzwolenia 10 41-200

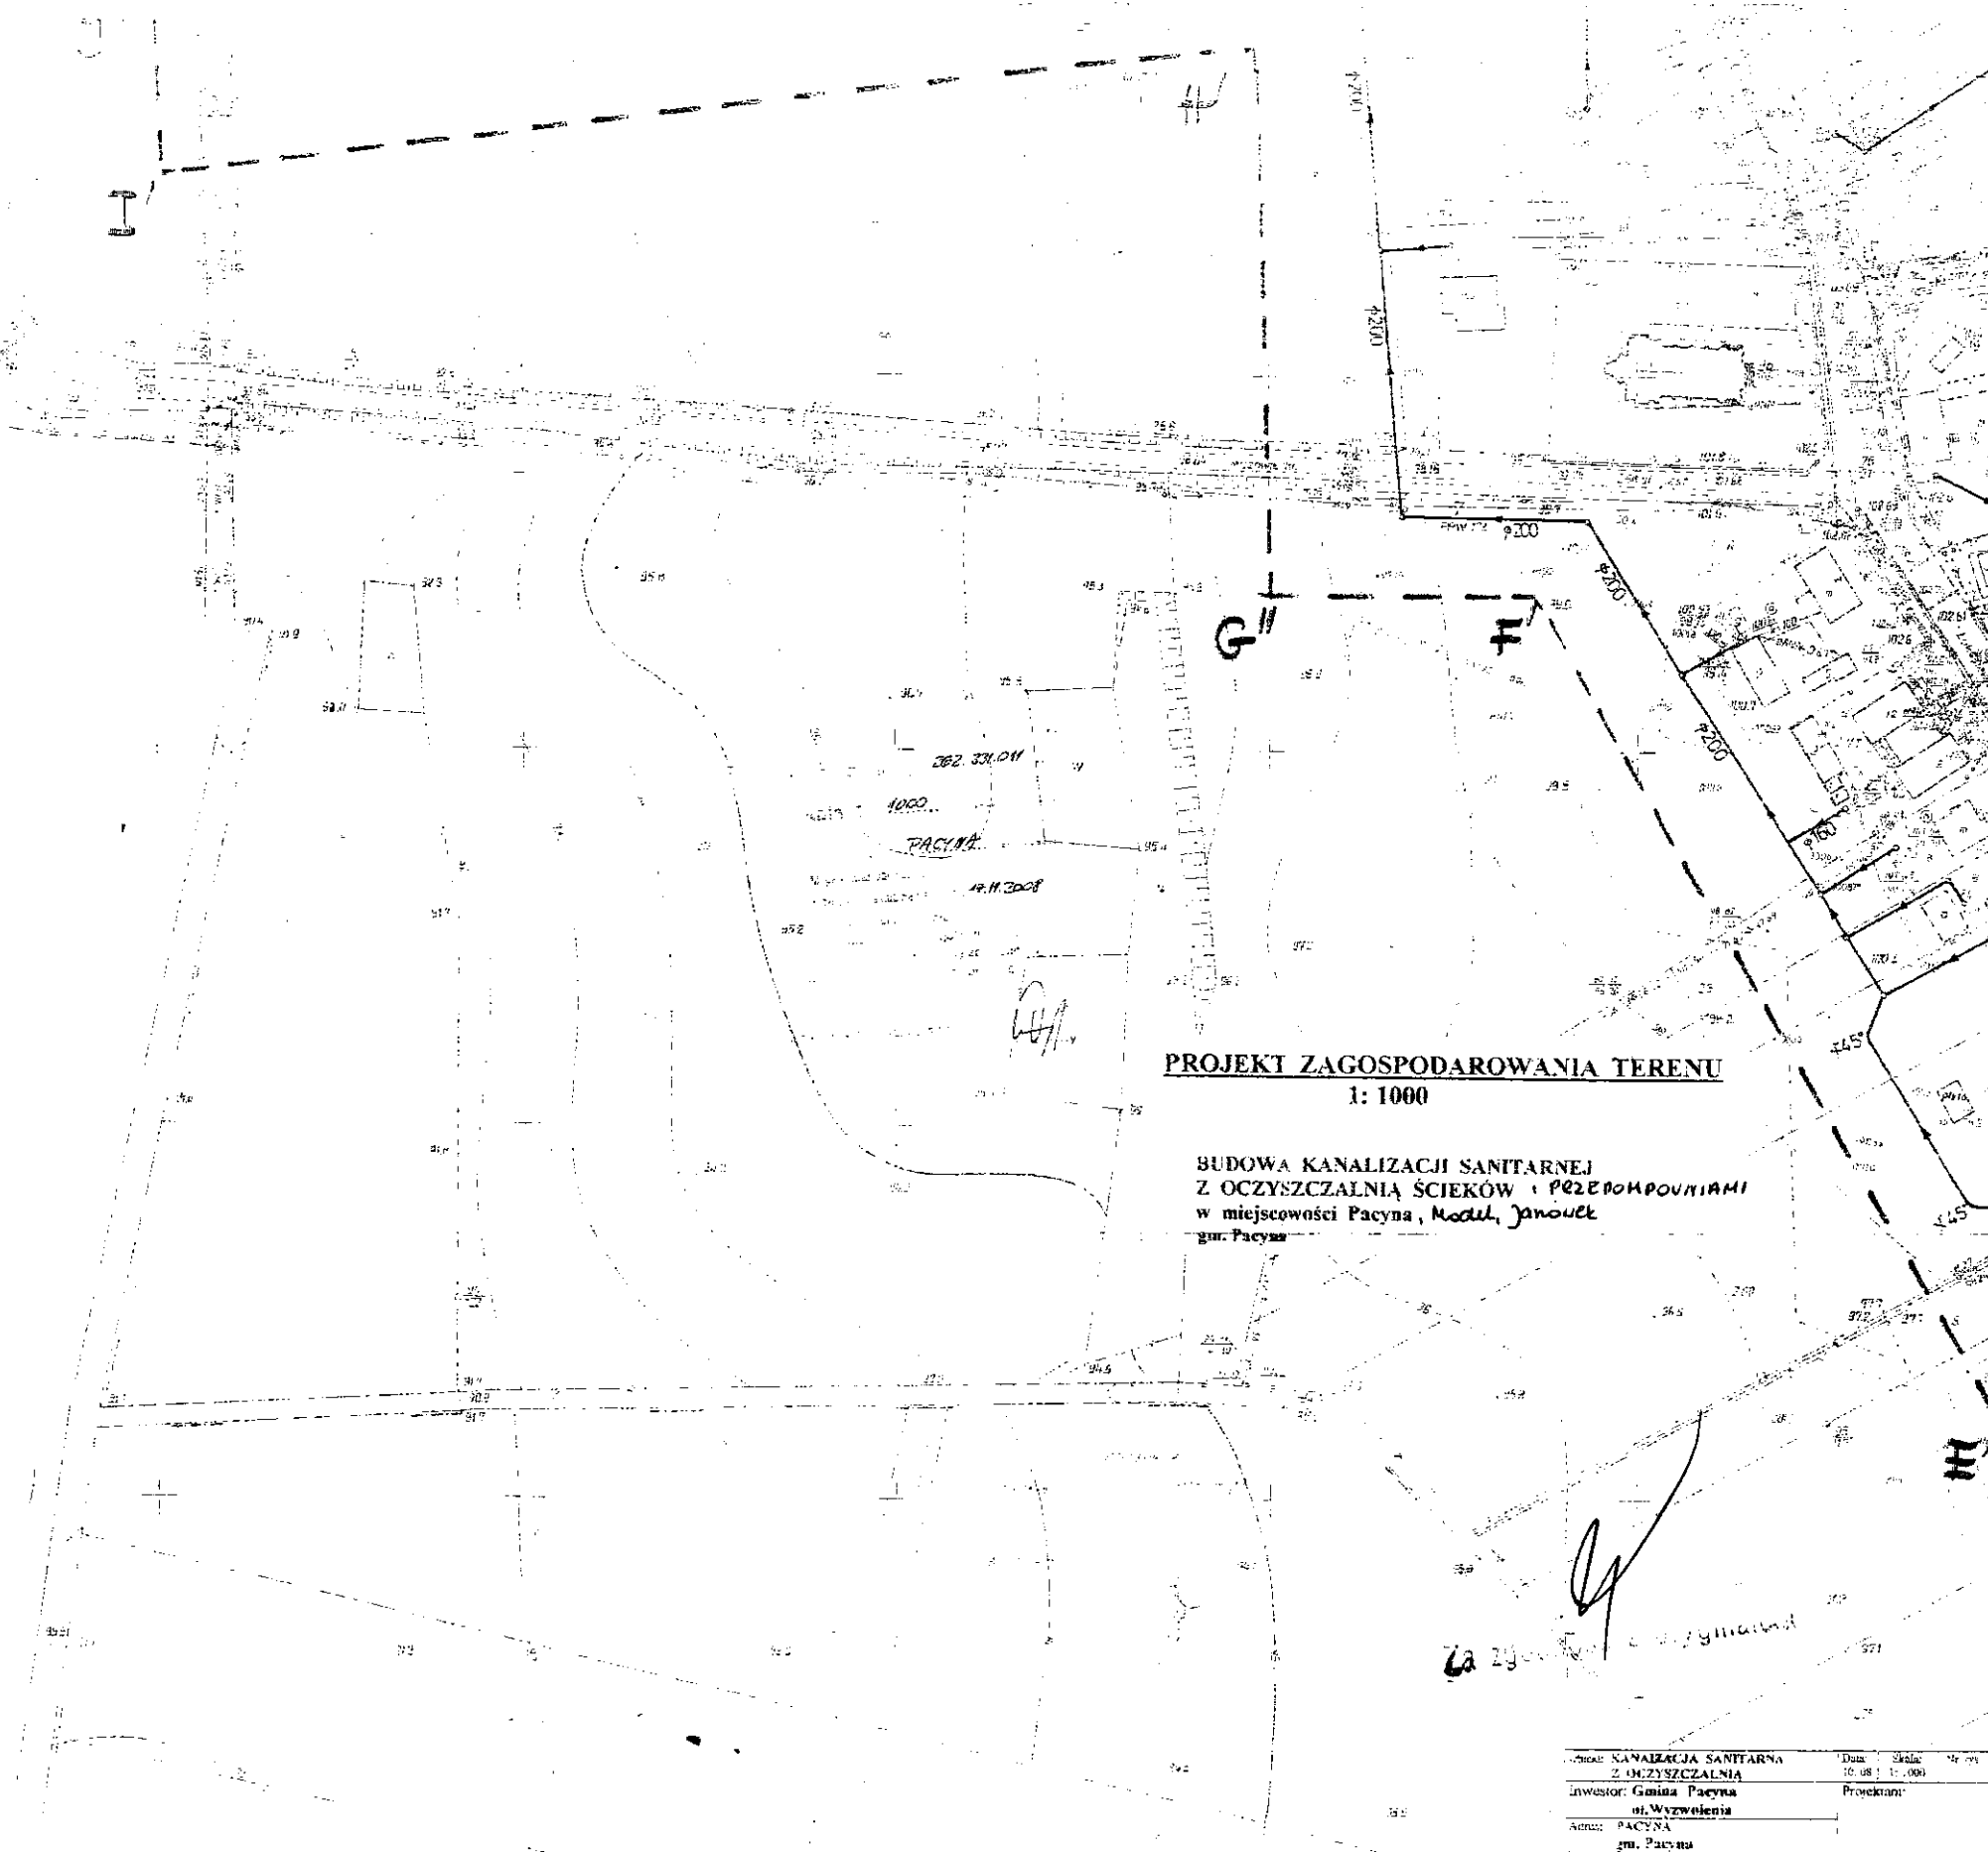

1c

E, F, G, H - linie rozgraniczające teren inwestycji

PROJEKT ZAGOSPODAROWANIA TERENU
1: 1000

BUDOWA KANALIZACJI SANITARNEJ Z OCZYSZCZALNIĄ ŚCIEKÓW I PRZEDMOCZNIAMI w miejscowości Pacyna, Moduł, Janoulek gm. Pacyna

mgr Barbara Płoska
uprawn. urban. nr 351/89
wpis do Okr. Izby Urb. nr WA/154
uprawn. budowl. nr 193/WA/75

GMINA PACYNA
09-541 Pacyna, ul. Wyzwolenia 7
tel./fax 024 285 80 54, 285 80 64
www.bip.pacyna.mazowsze.pl
e-mail: gmina@pacyna.mazowsze.pl
NIP 9710664197 REGON 911015310

WÓJT GMINY
Krzysztof Woźniak

Temat: KANALIZACJA SANITARNA Z OCZYSZCZALNIĄ	Data: 10.08.11	Skala: 1:1000	Strona: 1 z 1
Investor: Gmina Pacyna	Projektant:		
of. Wyzwolenia			
Agencja: PACYNA			
gm. Pacyna			
Tytuł: PROJEKT ZAGOSPODAROWANIA		Branża: SANITARNA	

3041
262 331 011
1:1000

MAPA ZASADNICZA
skala 1:1000
INSTRUKCJA DO PRACOWNIKA PROJEKTOWANEGO

Wszystkie dane techniczne i opisowe należy czytać w całości. W przypadku wątpliwości należy skontaktować się z projektantem. Projekt jest własnością inwestora. Nie wolno kopiować, rozpowszechniać ani wykorzystywać do celów innych niż określone w projekcie. Projektant nie odpowiada za zmiany wprowadzone bez jego wiedzy i zgody.

0...0
- linie granicowe
teren inwestycji

WÓJ GMINY
Grzegorz Wozniak

ANALIZA TERENU 262 313 214
1:1000
DZIAŁKA JAMUSZEK
19.11.2008

PROJEKT ZAGOSPODAROWANIA TERENU
1: 1000

**BUDOWA KANALIZACJI SANITARNEJ
Z OCZYSZCZALNIĄ ŚCIEKÓW I PRZEPOMPOWNIĄ
w miejscowości Paoyna, Model, Jamuszek
gm. Paoyna**

Opis: KANALIZACJA SANITARNA Z OCZYSZCZALNIĄ ŚCIEKÓW W MIEJSCOWOŚCI PAOYNA	Plan: 19.08	Skala: 1:1000
Projektant: Biuro Projektowe "KAWAŁEK"		
Opis: PLAN ZAGOSPODAROWANIA TERENU	Nazwa: SANITARNA	

A
B
C
D
E
F
G
H
I
J
K
L
M
N
O

2985
262 313 214
1:1000

WŁAŚCICIEL
KAWAŁEK
ul. KAWAŁEK 1
14-110 Paoyna

Opis: KANALIZACJA SANITARNA
Z OCZYSZCZALNIĄ ŚCIEKÓW
W MIEJSCOWOŚCI PAOYNA

PROJEKT ZAGOSPODAROWANIA TERENU
1:1000

BUDOWA KANALIZACJI SANITARNEJ
Z OCZYSZCZALNIĄ ŚCIEKÓW I PRZEPOMPOWNI
w miejscowości Pacyna, Moduł, Janówek
gm. Pacyna

GMINA PACYNA
05-541 Pacyna, ul. Wyzwolenia 7
tel./fax 024 235 80 54, 285 80 64
www.bip.pacyna.mazowska.pl
e-mail: gmina@pacyna.mazowska.pl
NIP 9710664197 REGON 811015310

WÓJT GMINY
Krzysztof Wozniak

1a

A.J.H. - linie rozgraniczające teren inwestycji

gr Barbara Piosta
prawn. urobn. nr 35/36
ul. Okr. Izby Urob. nr 14-16c
ul. Sw. Bożowi nr 80/Waite

B.K.

K'
J''

2985

282.313.213

1:1000

MAPA KADASTRALNA

ul. Ostrońska Mazowska 2004 E

Nazwa inwestycji	BUDOWA KANALIZACJI SANITARNEJ Z OCZYSZCZALNIĄ ŚCIEKÓW I PRZEPOMPOWNI
Investor	Gmina Pacyna
Projektant	Biuro Projektowe "A.J.H."
Skala	1:1000
Data	04.04.2012
Strona	1 z 1

Za zgodności z oryginałem

